

MAITRE D'OUVRAGE :

COP SARL LES PUCES DU
CANAL
1 rue du Canal
69100 VILLEURBANNE

OPERATION :

PROJET DE CHAPITEAU
Rue Eugène Pottier, rue du Canal, chemin du Roulet
69100 VILLEURBANNE

600 PIECES GRAPHIQUES

PHASE

DPC - PIECES COMPLEMENTAIRES

ECONOMISTE

BE STRUCTURE

BE FLUIDES

GEOTECHNICIEN

BUREAU DE CONTROLE

SPS

DIVERS

lesateliers4+

ATELIER 4+ LYON

31, rue Mazenod - 69003 LYON
Tél : 04 78 14 02 00
E-mail : lyon@la4p.fr

ATELIER 4+ PARIS

13, rue Fernand Léger - 75020 PARIS
Tél : 01 40 21 62 37
E-mail : paris@la4p.fr

ATELIER 4+ MARSEILLE

84, rue Borde - 13008 MARSEILLE
Tél : 04 91 41 22 57
E-mail : marseille@la4p.fr

Internet : www.atelier4plus.fr

AFFAIRE

26769

n° PLAN

INDICE

1

EHELLE

DATE

25/10/2022

REF INFO

PC_Chapiteau_Pièces complémentaires_221010.pln

PROD

 
RC

Ce document est la propriété d'Atelier 4+.
Toute utilisation de ce dernier est interdite sans accord préalable.

LISTE DES PIECES
DPC Compl.
PROJET DE CHAPITEAU
69100 VILLEURBANNE

N° plan	Nom du plan	Echelle
PC1a/P2a	Plan de situation	1:2000
PC1b/P2b	Plan cadastral	1:1500
PC2a/P4a	Plan de masse du site - Etat existant	1:1250
PC2b/P4b	Plan de masse du site - Projet	1:1250
PC2c/P4c/P7	Plan de masse CTS - Projet	1:300
PC3/P5	Plans de coupes	1:200
PC5a/P4e	Plans de façades 1/2	1:125
PC5b/P4f	Plans de façades 2/2	1:125
PC39a/PC40a/P5a/P8a/P10a	Plan aménagement chapiteau L	1:150
PC39b/PC40b/P5b/P8b/P10b	Plan aménagement chapiteau type N	1:150
PC39c/PC40c/P5c/P8c/P10c	Plan aménagement chapiteau type T	1:150
PC39d/PC40d/P5d/P8d/P10d	Plan sécurité/accessibilité sanitaires - extrait	1:25





Adresse :
Rue Eugène Pottier, rue du Canal, chemin du Roulet,
69100 VILLEURBANNE

N° parcelle	Superficie
000 AM 1	26 785 m ²
000 AM 2	2 997 m ²
000 AM 6	2 155 m ²
000 AM 7	1 082 m ²
000 AM 8	2 107 m ²
000 AM 12	7 680 m ²
000 AM 13	776 m ²
000 AM 14	724 m ²
000 AM 16	597 m ²
000 AM 17	59 m ²
000 AM 78	7 086 m ²
TOTAL	52 048 m²



LEGENDES :

- — — — — Limite de propriété
- Bâtiments
- Voie de circulation


COP SARL LES PUCES DU CANAL - PROJET DE CHAPITEAU Rue E Plottier - 69100 VILLEURBANNE



n° PLAN PC1b/P2b INDICE 1 DATE 25/10/2022


Plan cadastral


ECHELLE 1:1500 PHASE DPC Compl. n° AFFAIRE 26769

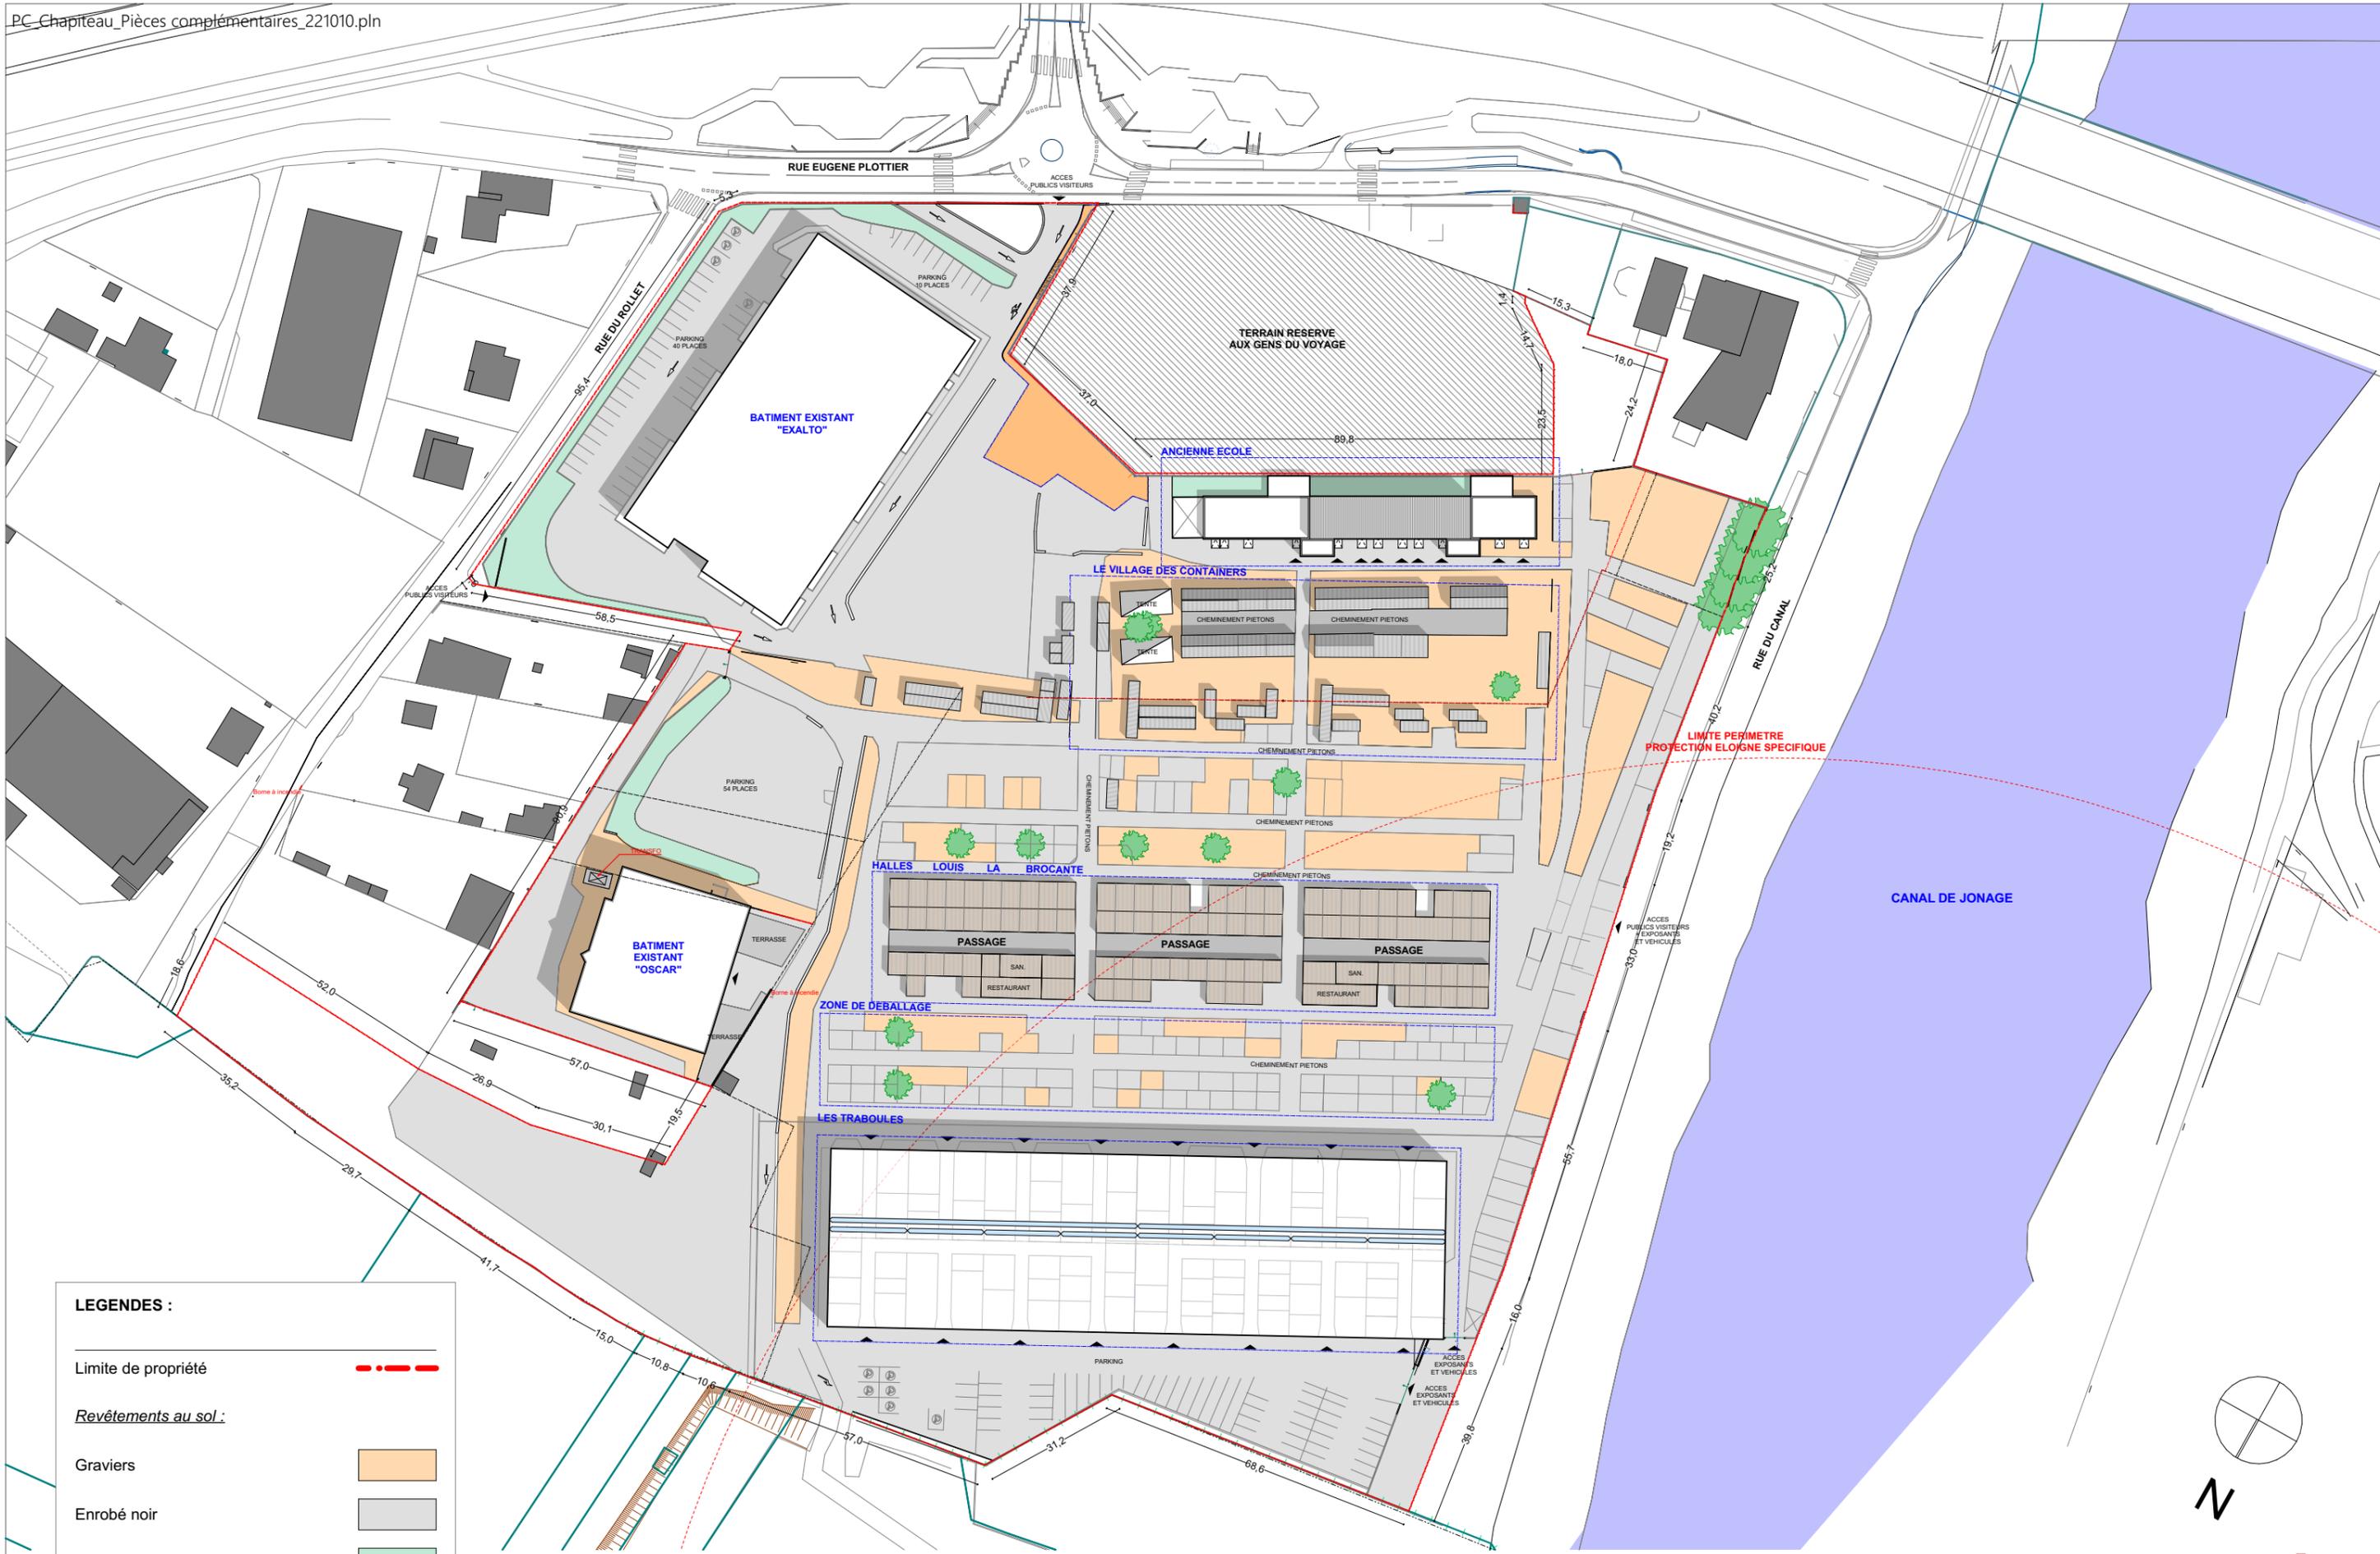

LEGENDES :


- Limite de propriété - - -
- Revêtements au sol :
- Graviers
- Enrobé noir
- Zone végétalisée

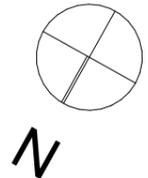

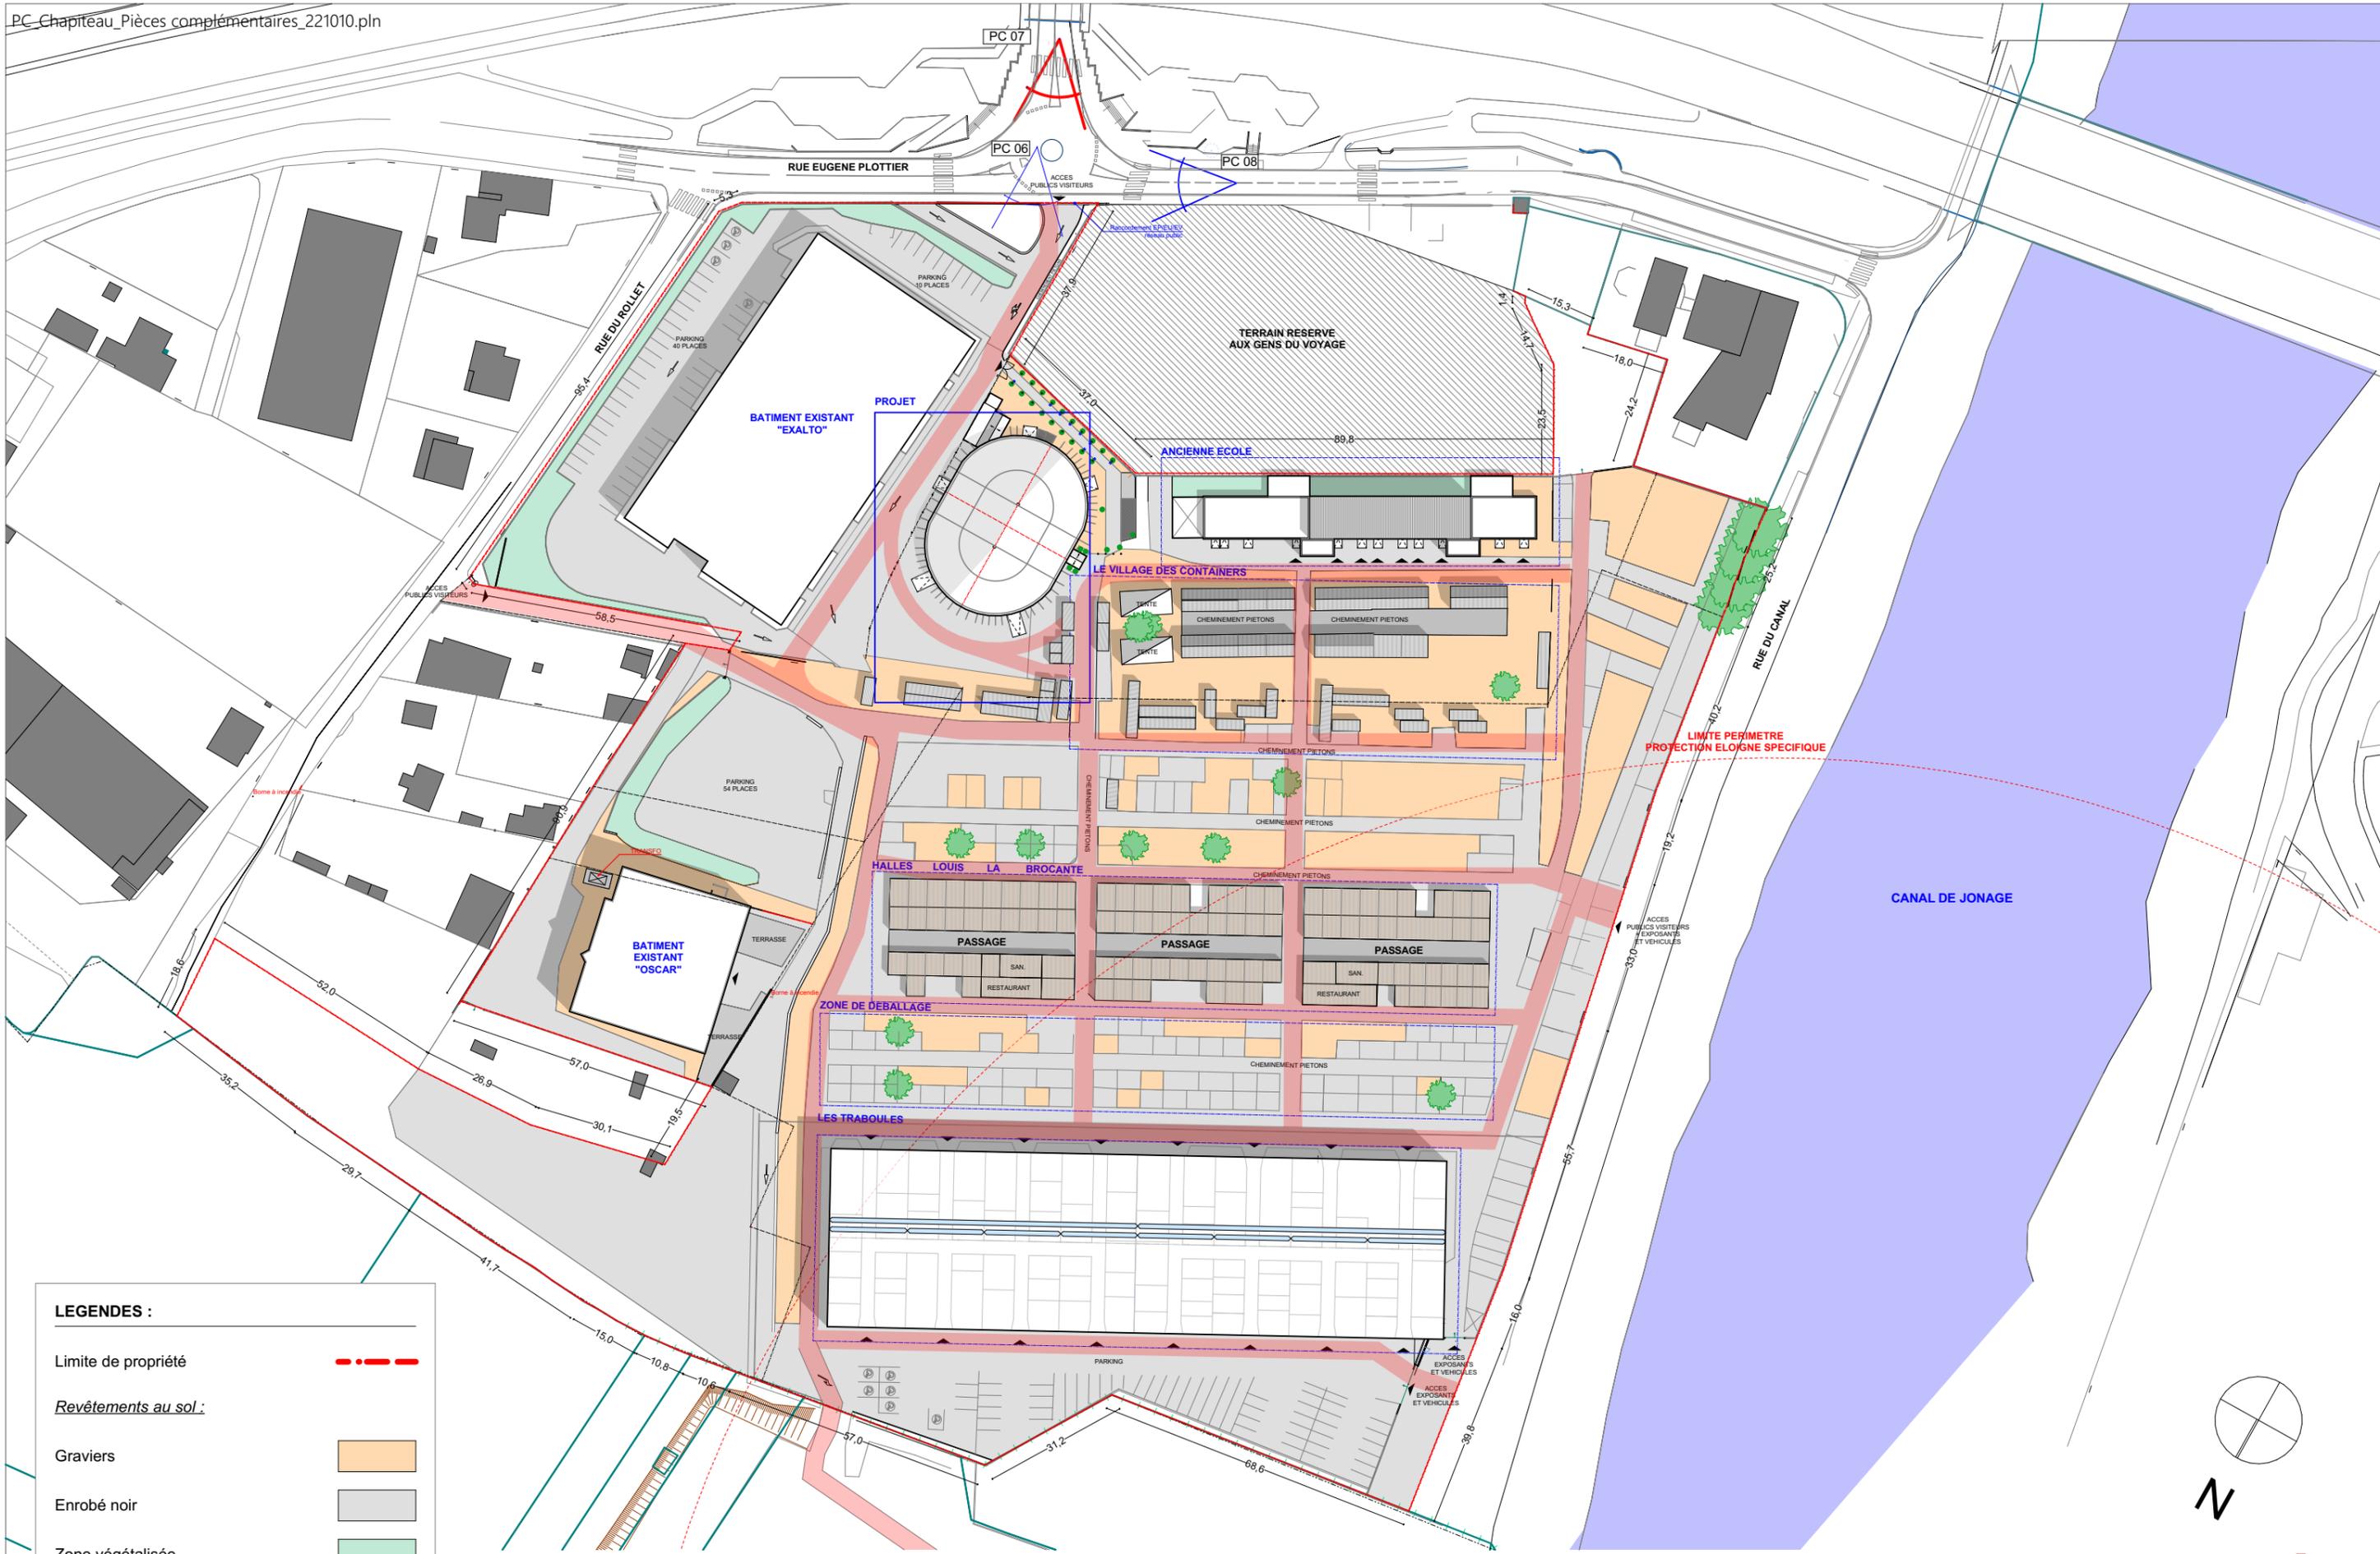

LEGENDES :

- Limite de propriété - - -
- Revêtements au sol :
- Graviers
- Enrobé noir
- Zone végétalisée
- Voie véhicules incendie

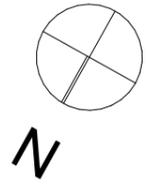



LEGENDES :

- Limite de propriété
- Revêtements au sol :
- Graviers
- Enrobé noir
- Zone végétalisée
- Sol amortissant
- Voie véhicules incendie
- Eclairage extérieur (spots)

BATIMENT EXALTO
Existant

ANCIENNE ECOLE
Existant

Chapiteau - RDC
(accueil du public)

Accès principal


Accès véhicules incendie

Accès Halles

Accès pompiers


Modulaires (sanitaires)

Entrée (PMR)

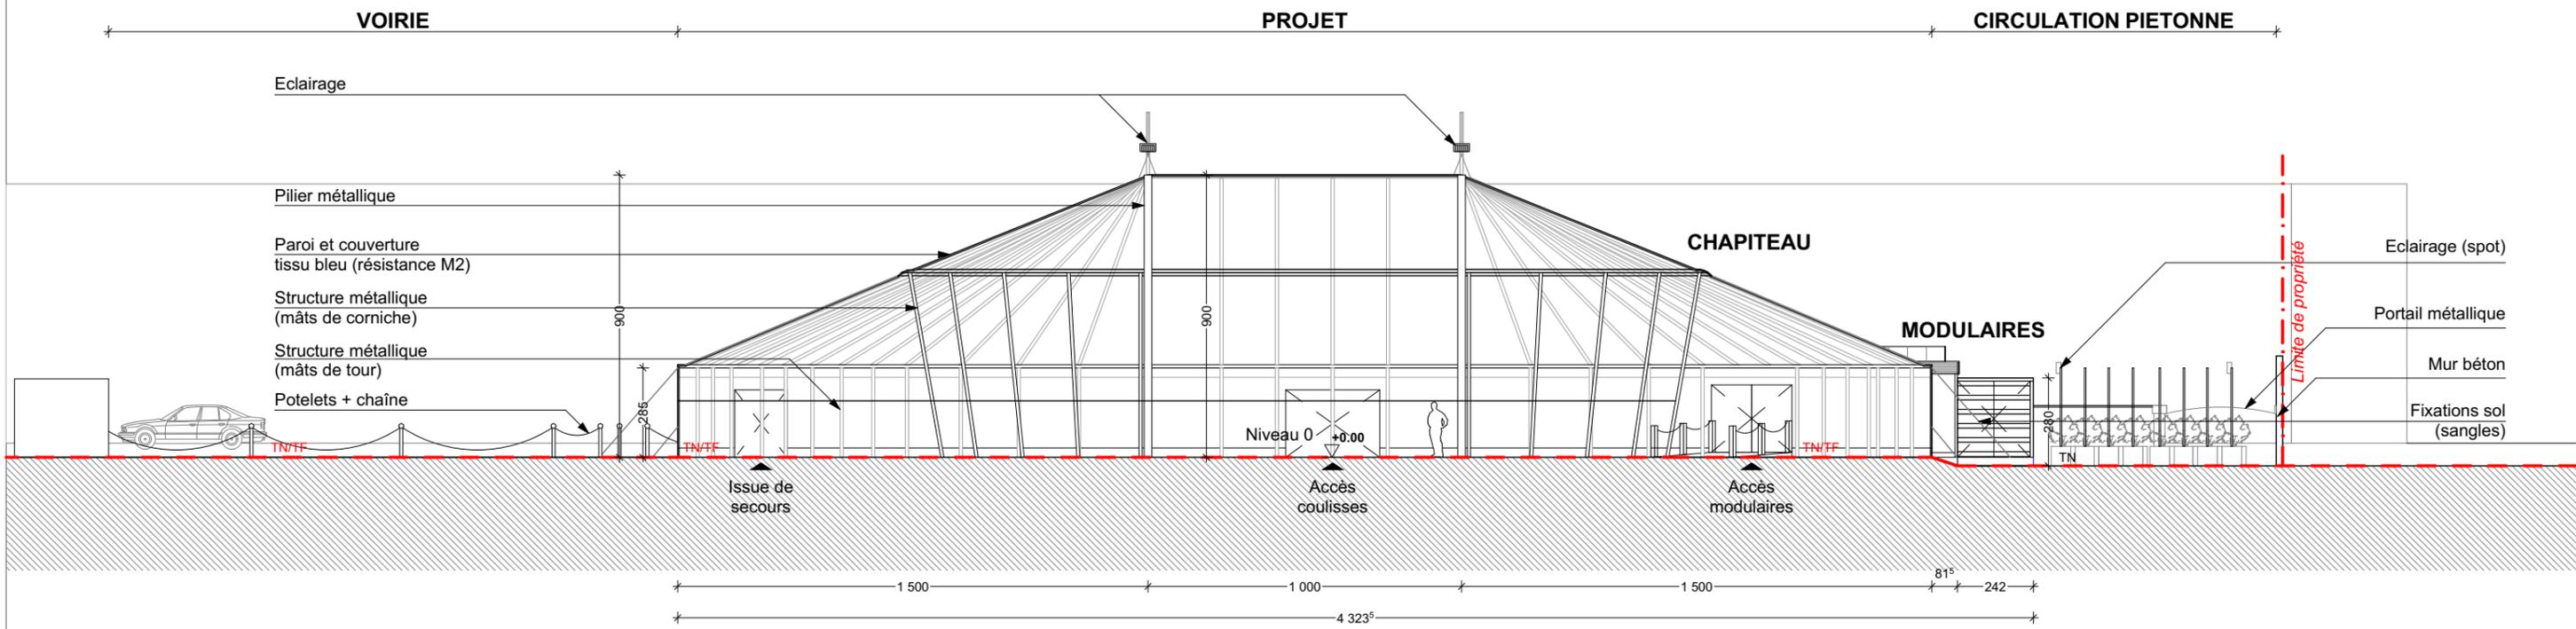


COUPE LONGITUDINALE 11 CHAPITEAU

1:200

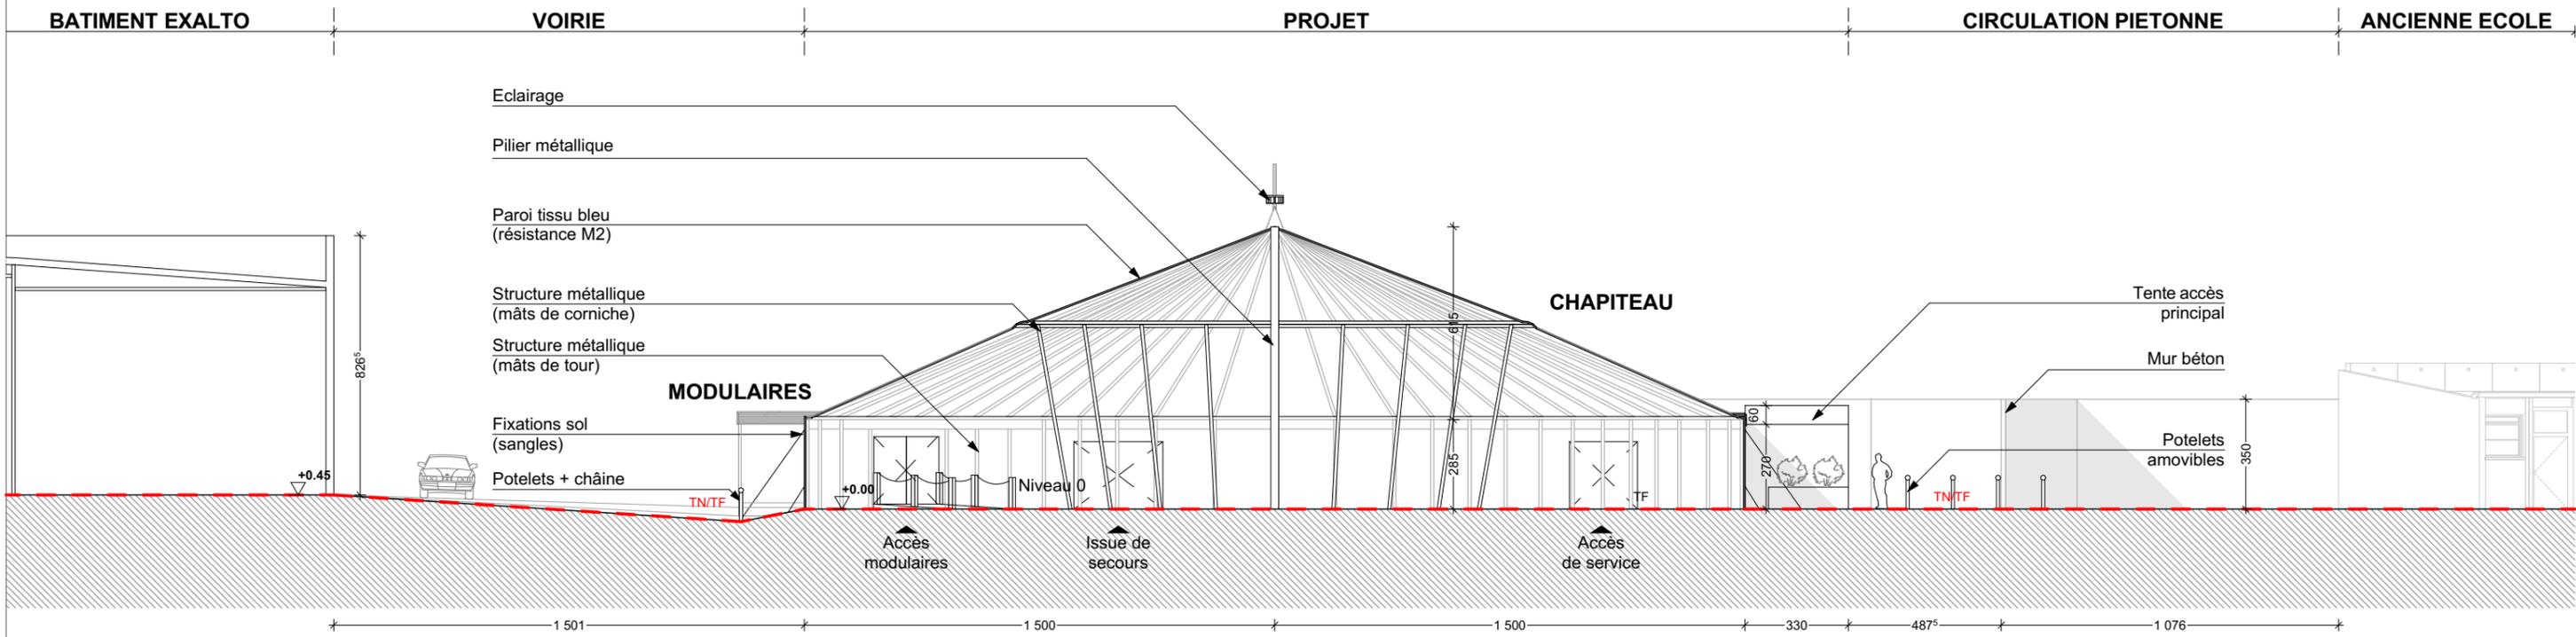


COUPE TRANSVERSALE 22 CHAPITEAU

1:200

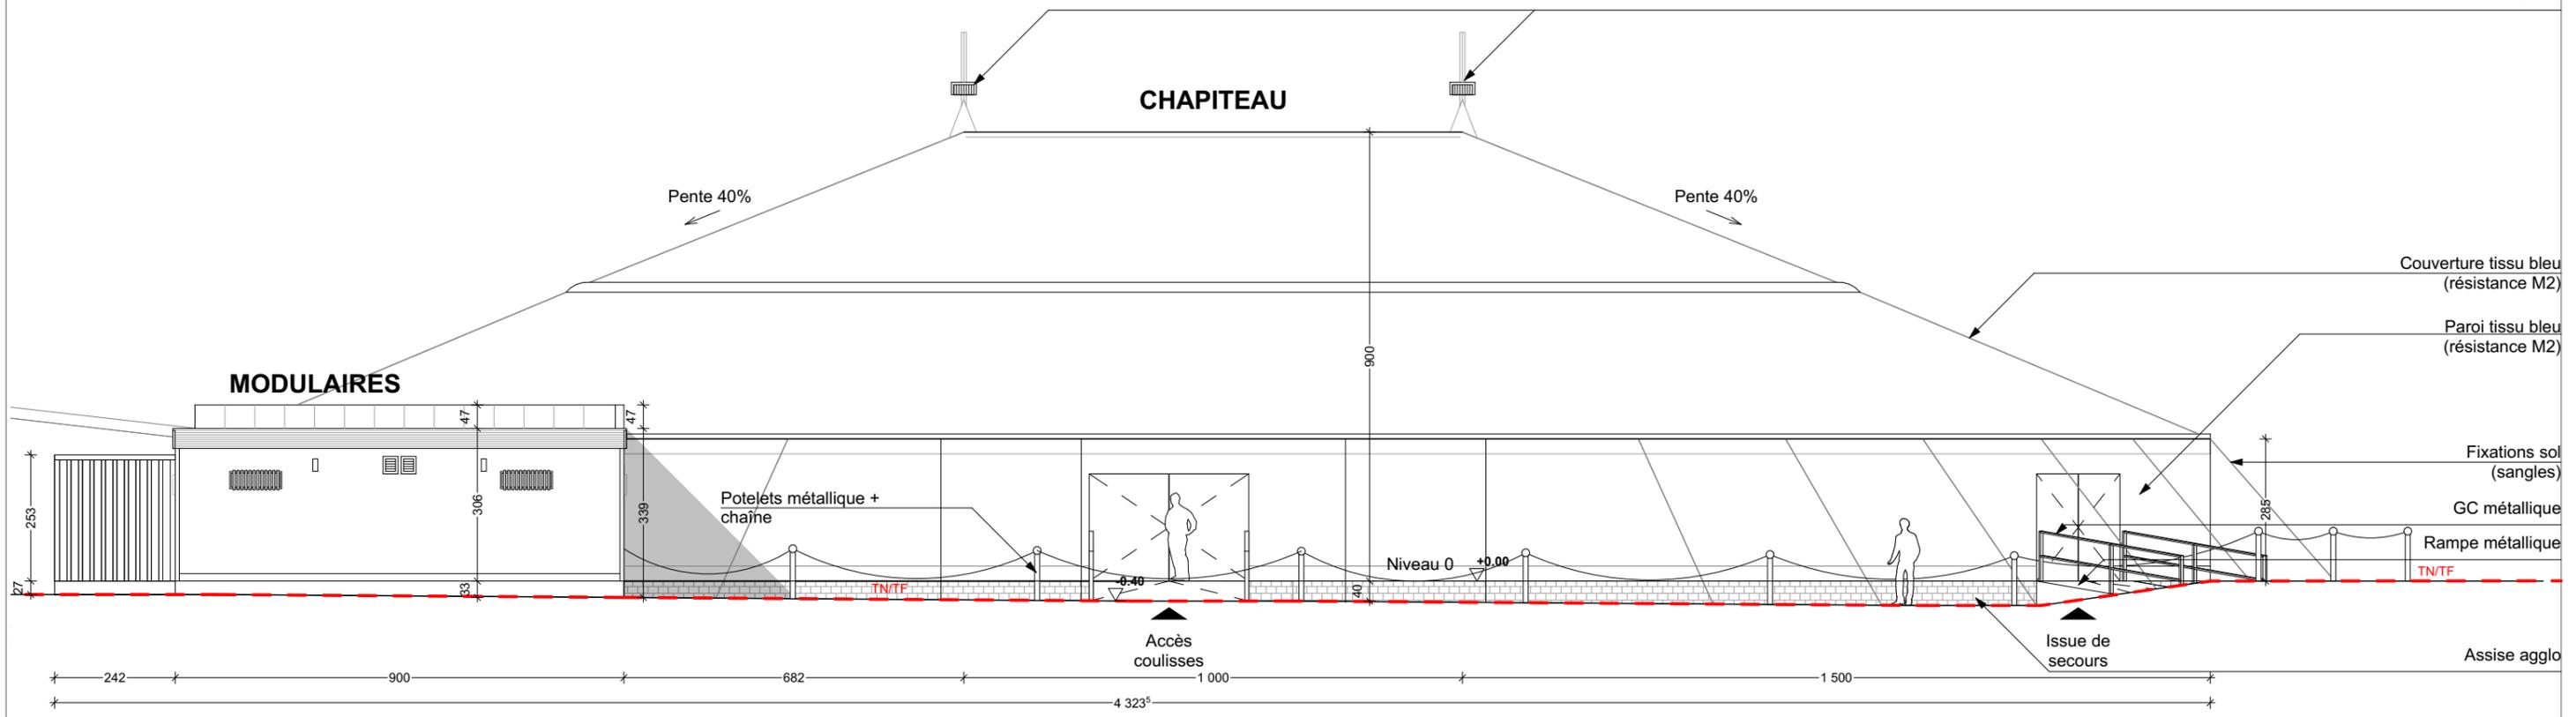



FACADE EST


1:125

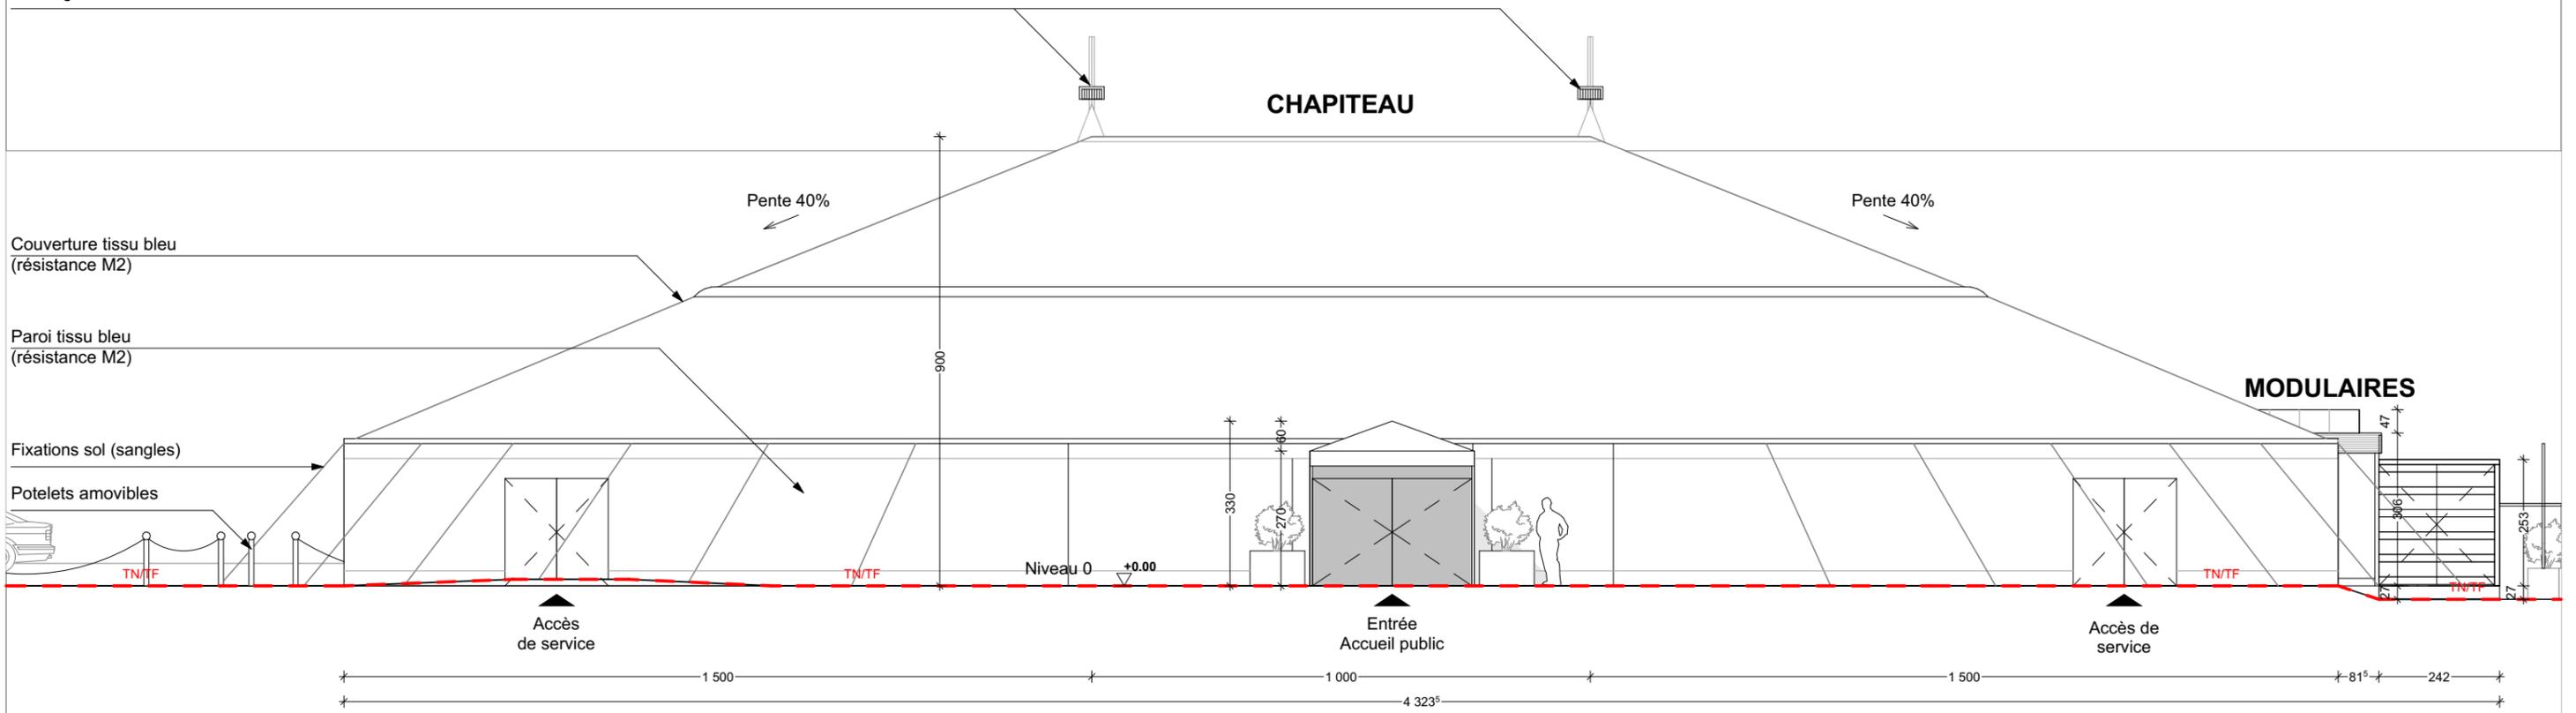

FACADE OUEST

1:125

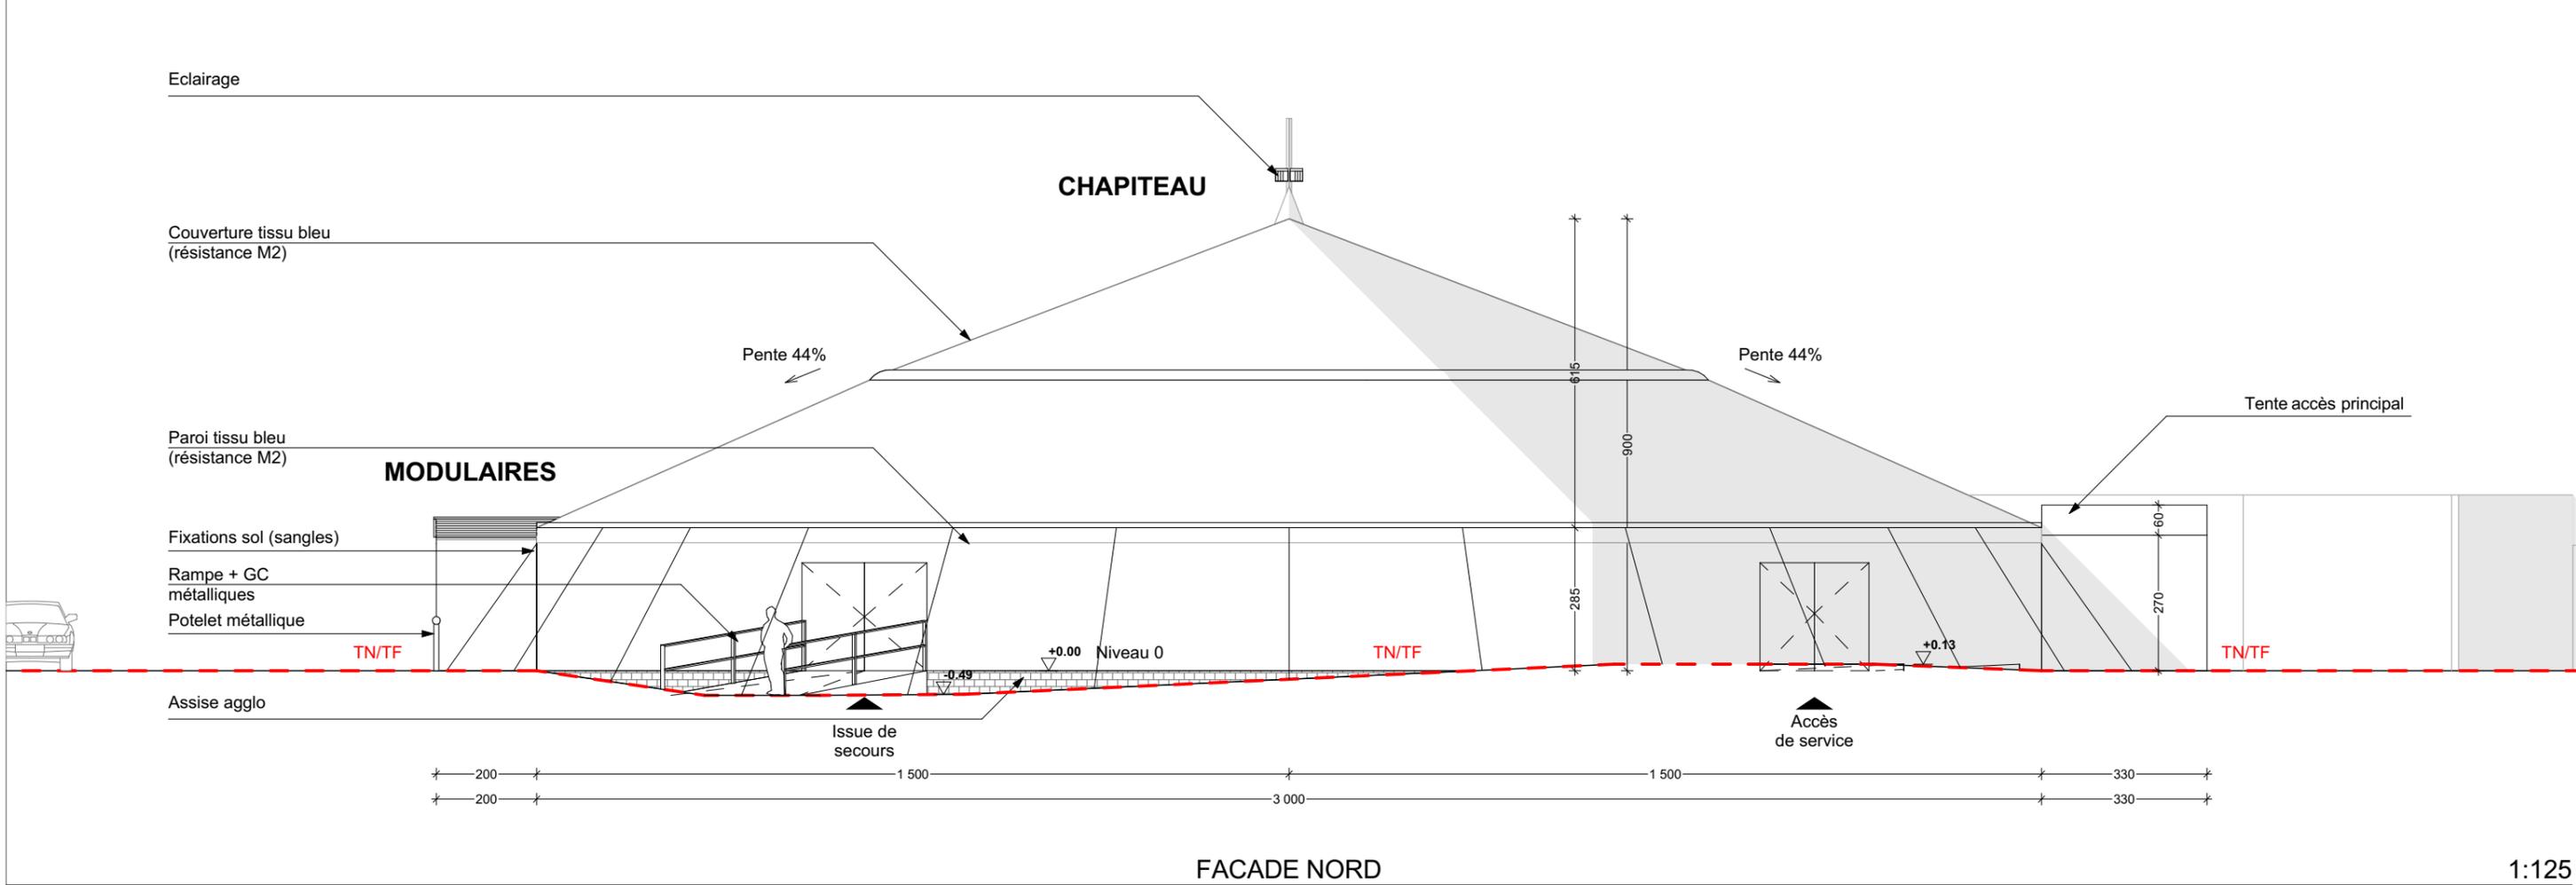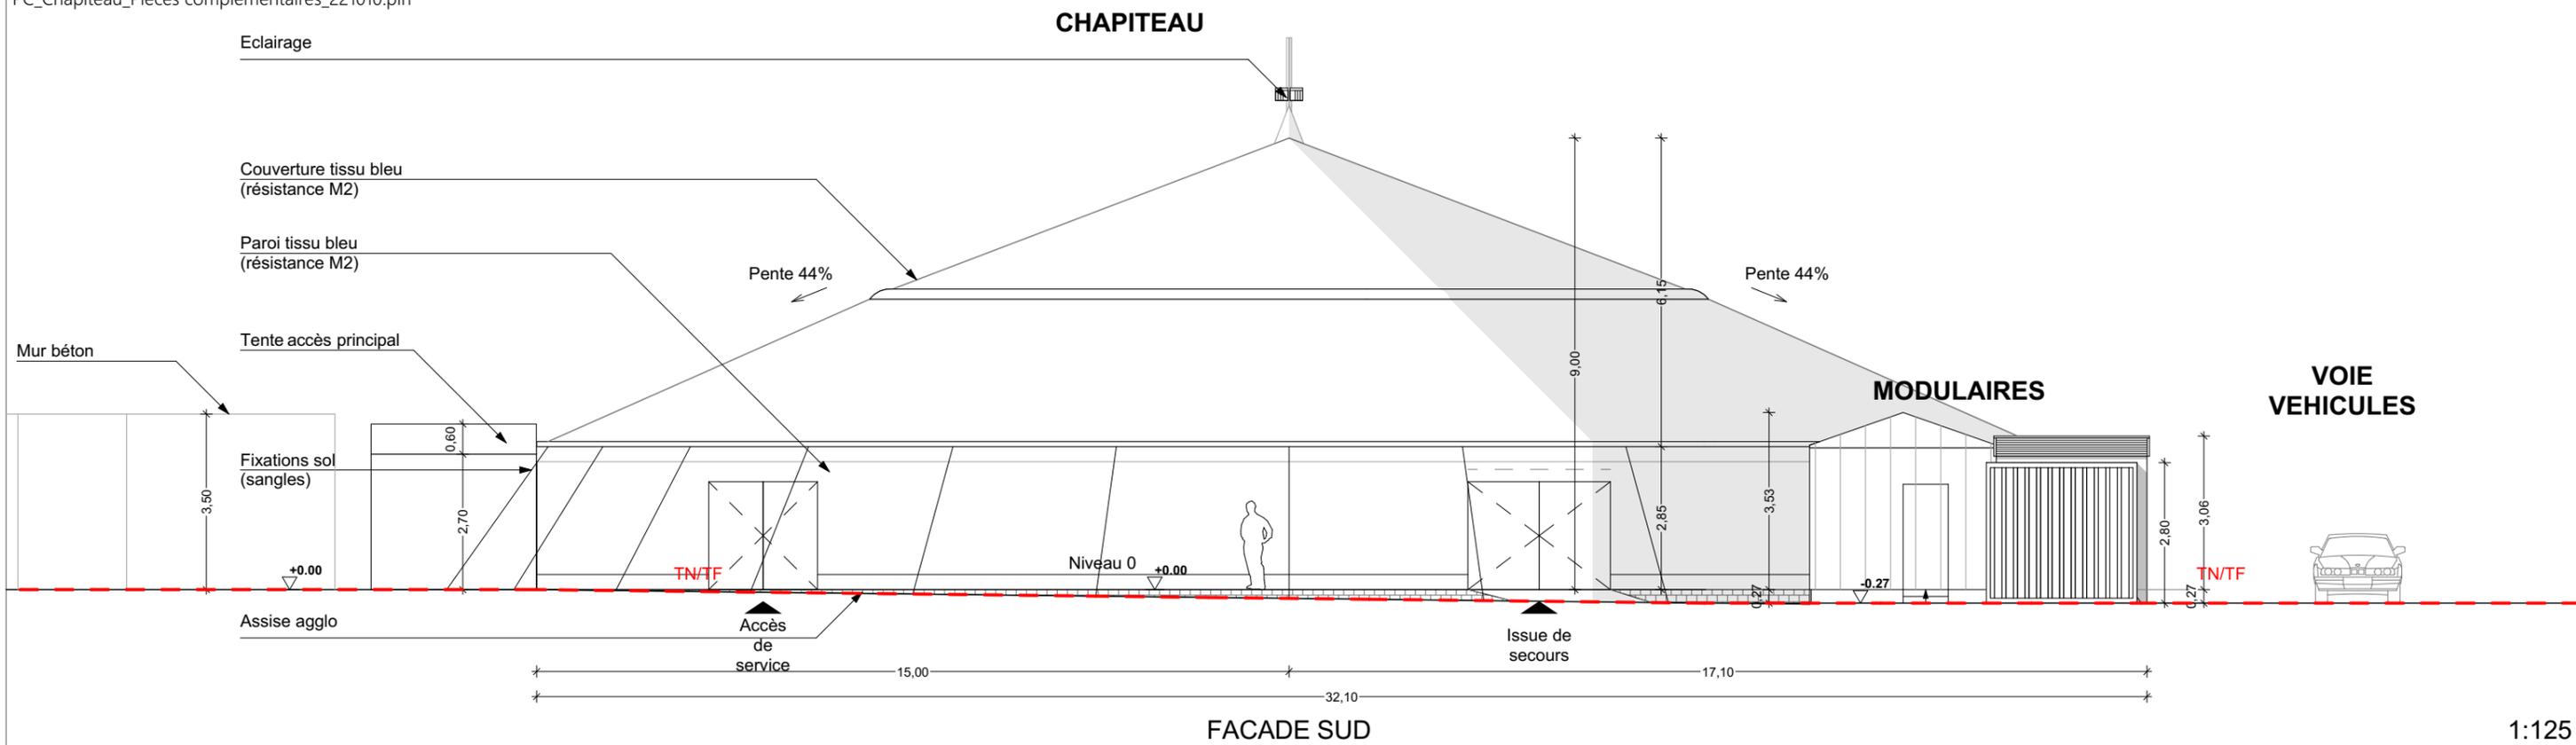


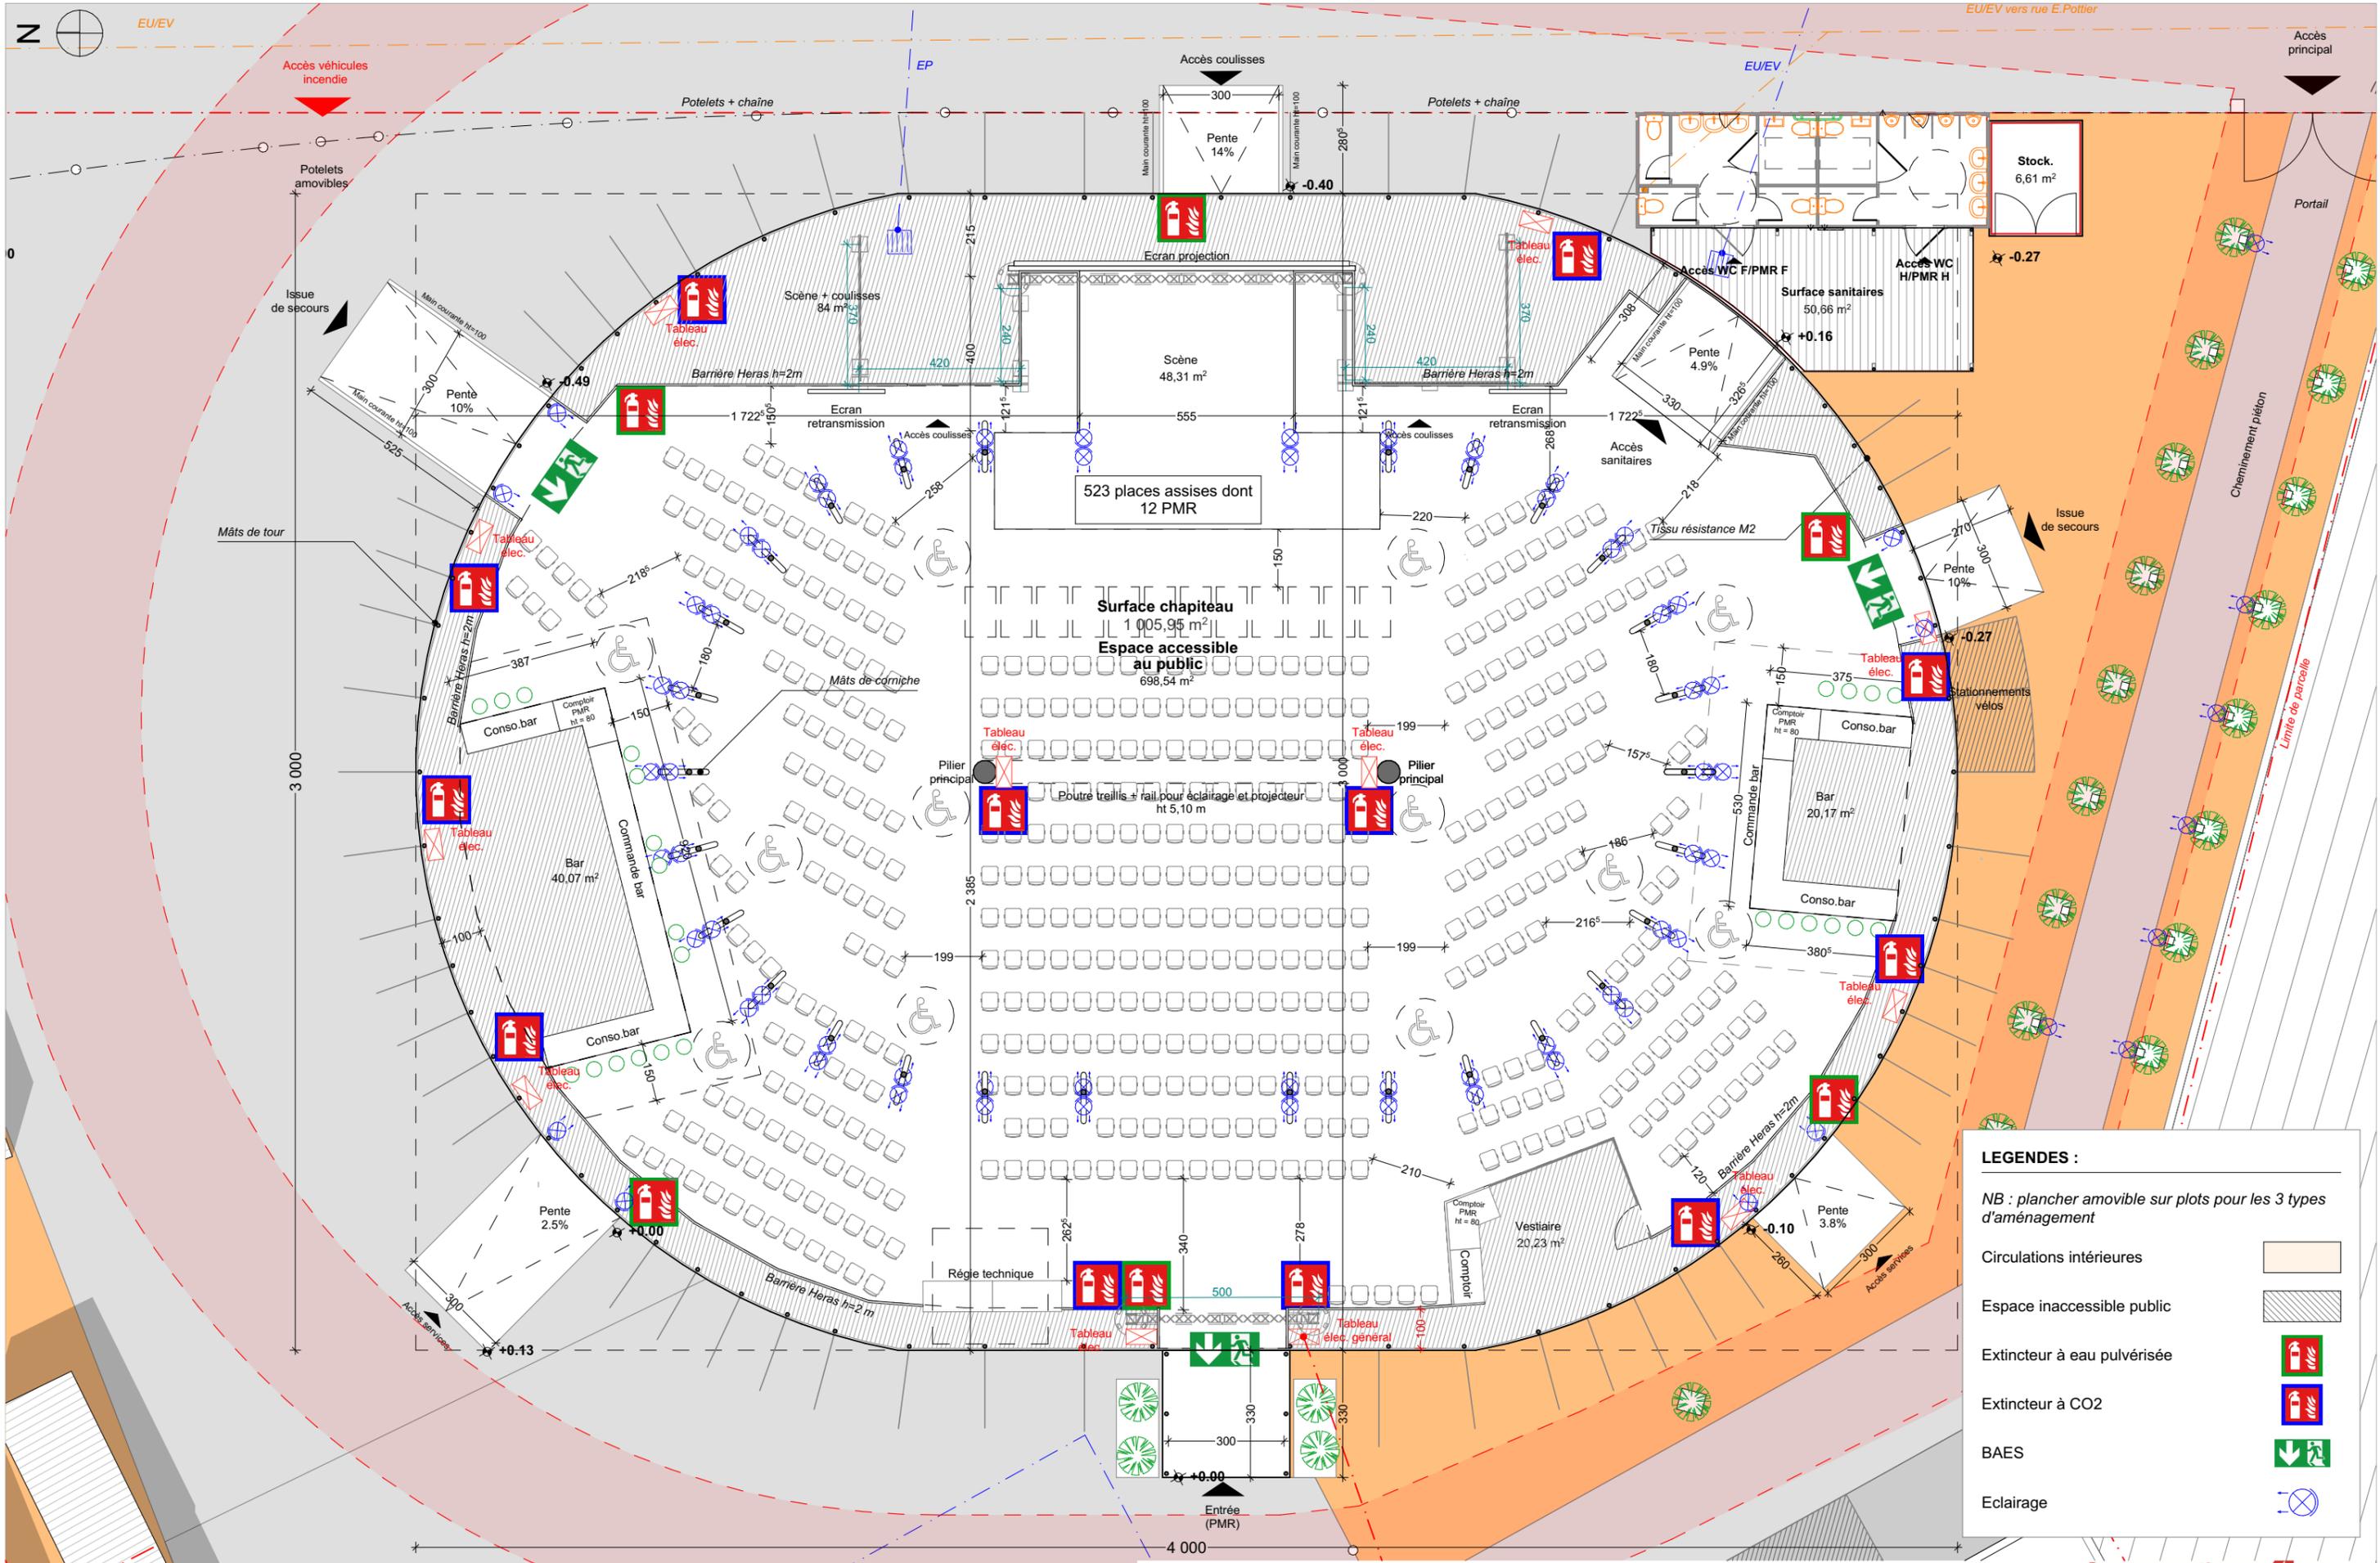

LEGENDES :

NB : plancher amovible sur plots pour les 3 types d'aménagement


- Circulations intérieures
- Espace inaccessible public
- Extincteur à eau pulvérisée
- Extincteur à CO2
- BAES
- Eclairage

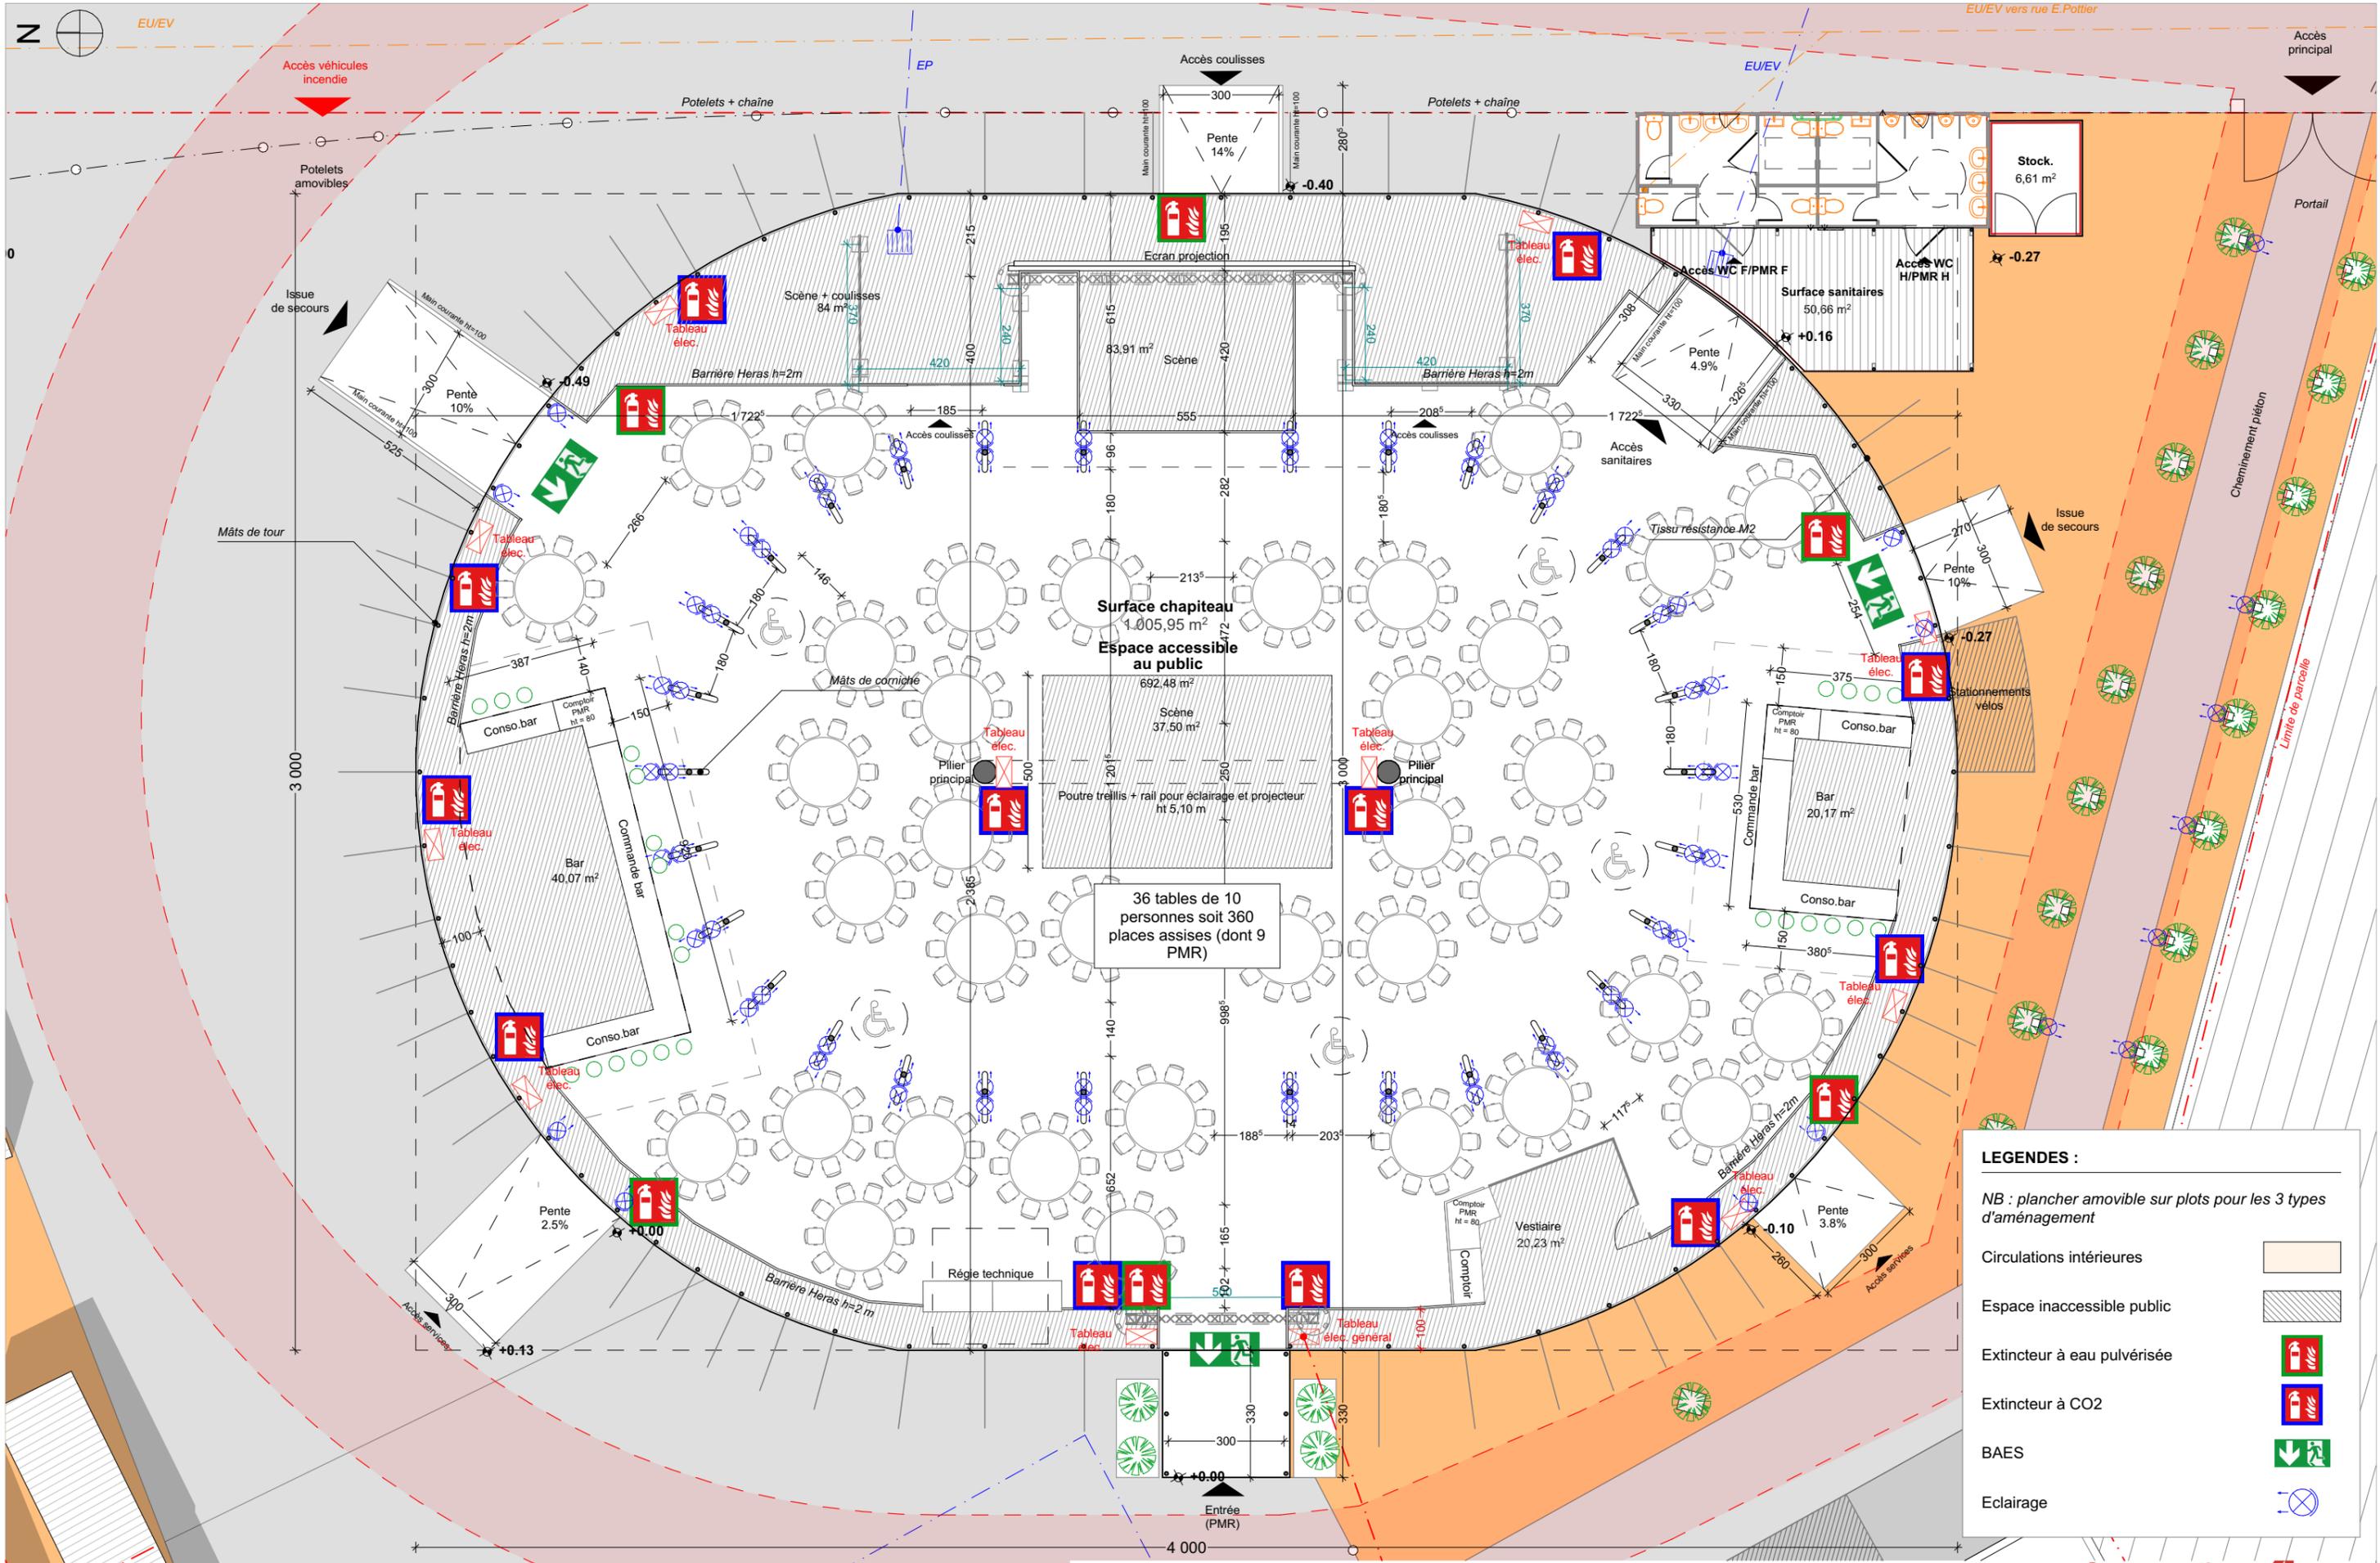

LEGENDES :

NB : plancher amovible sur plots pour les 3 types d'aménagement

- Circulations intérieures
- Espace inaccessible public
- Extincteur à eau pulvérisée
- Extincteur à CO2
- BAES
- Eclairage

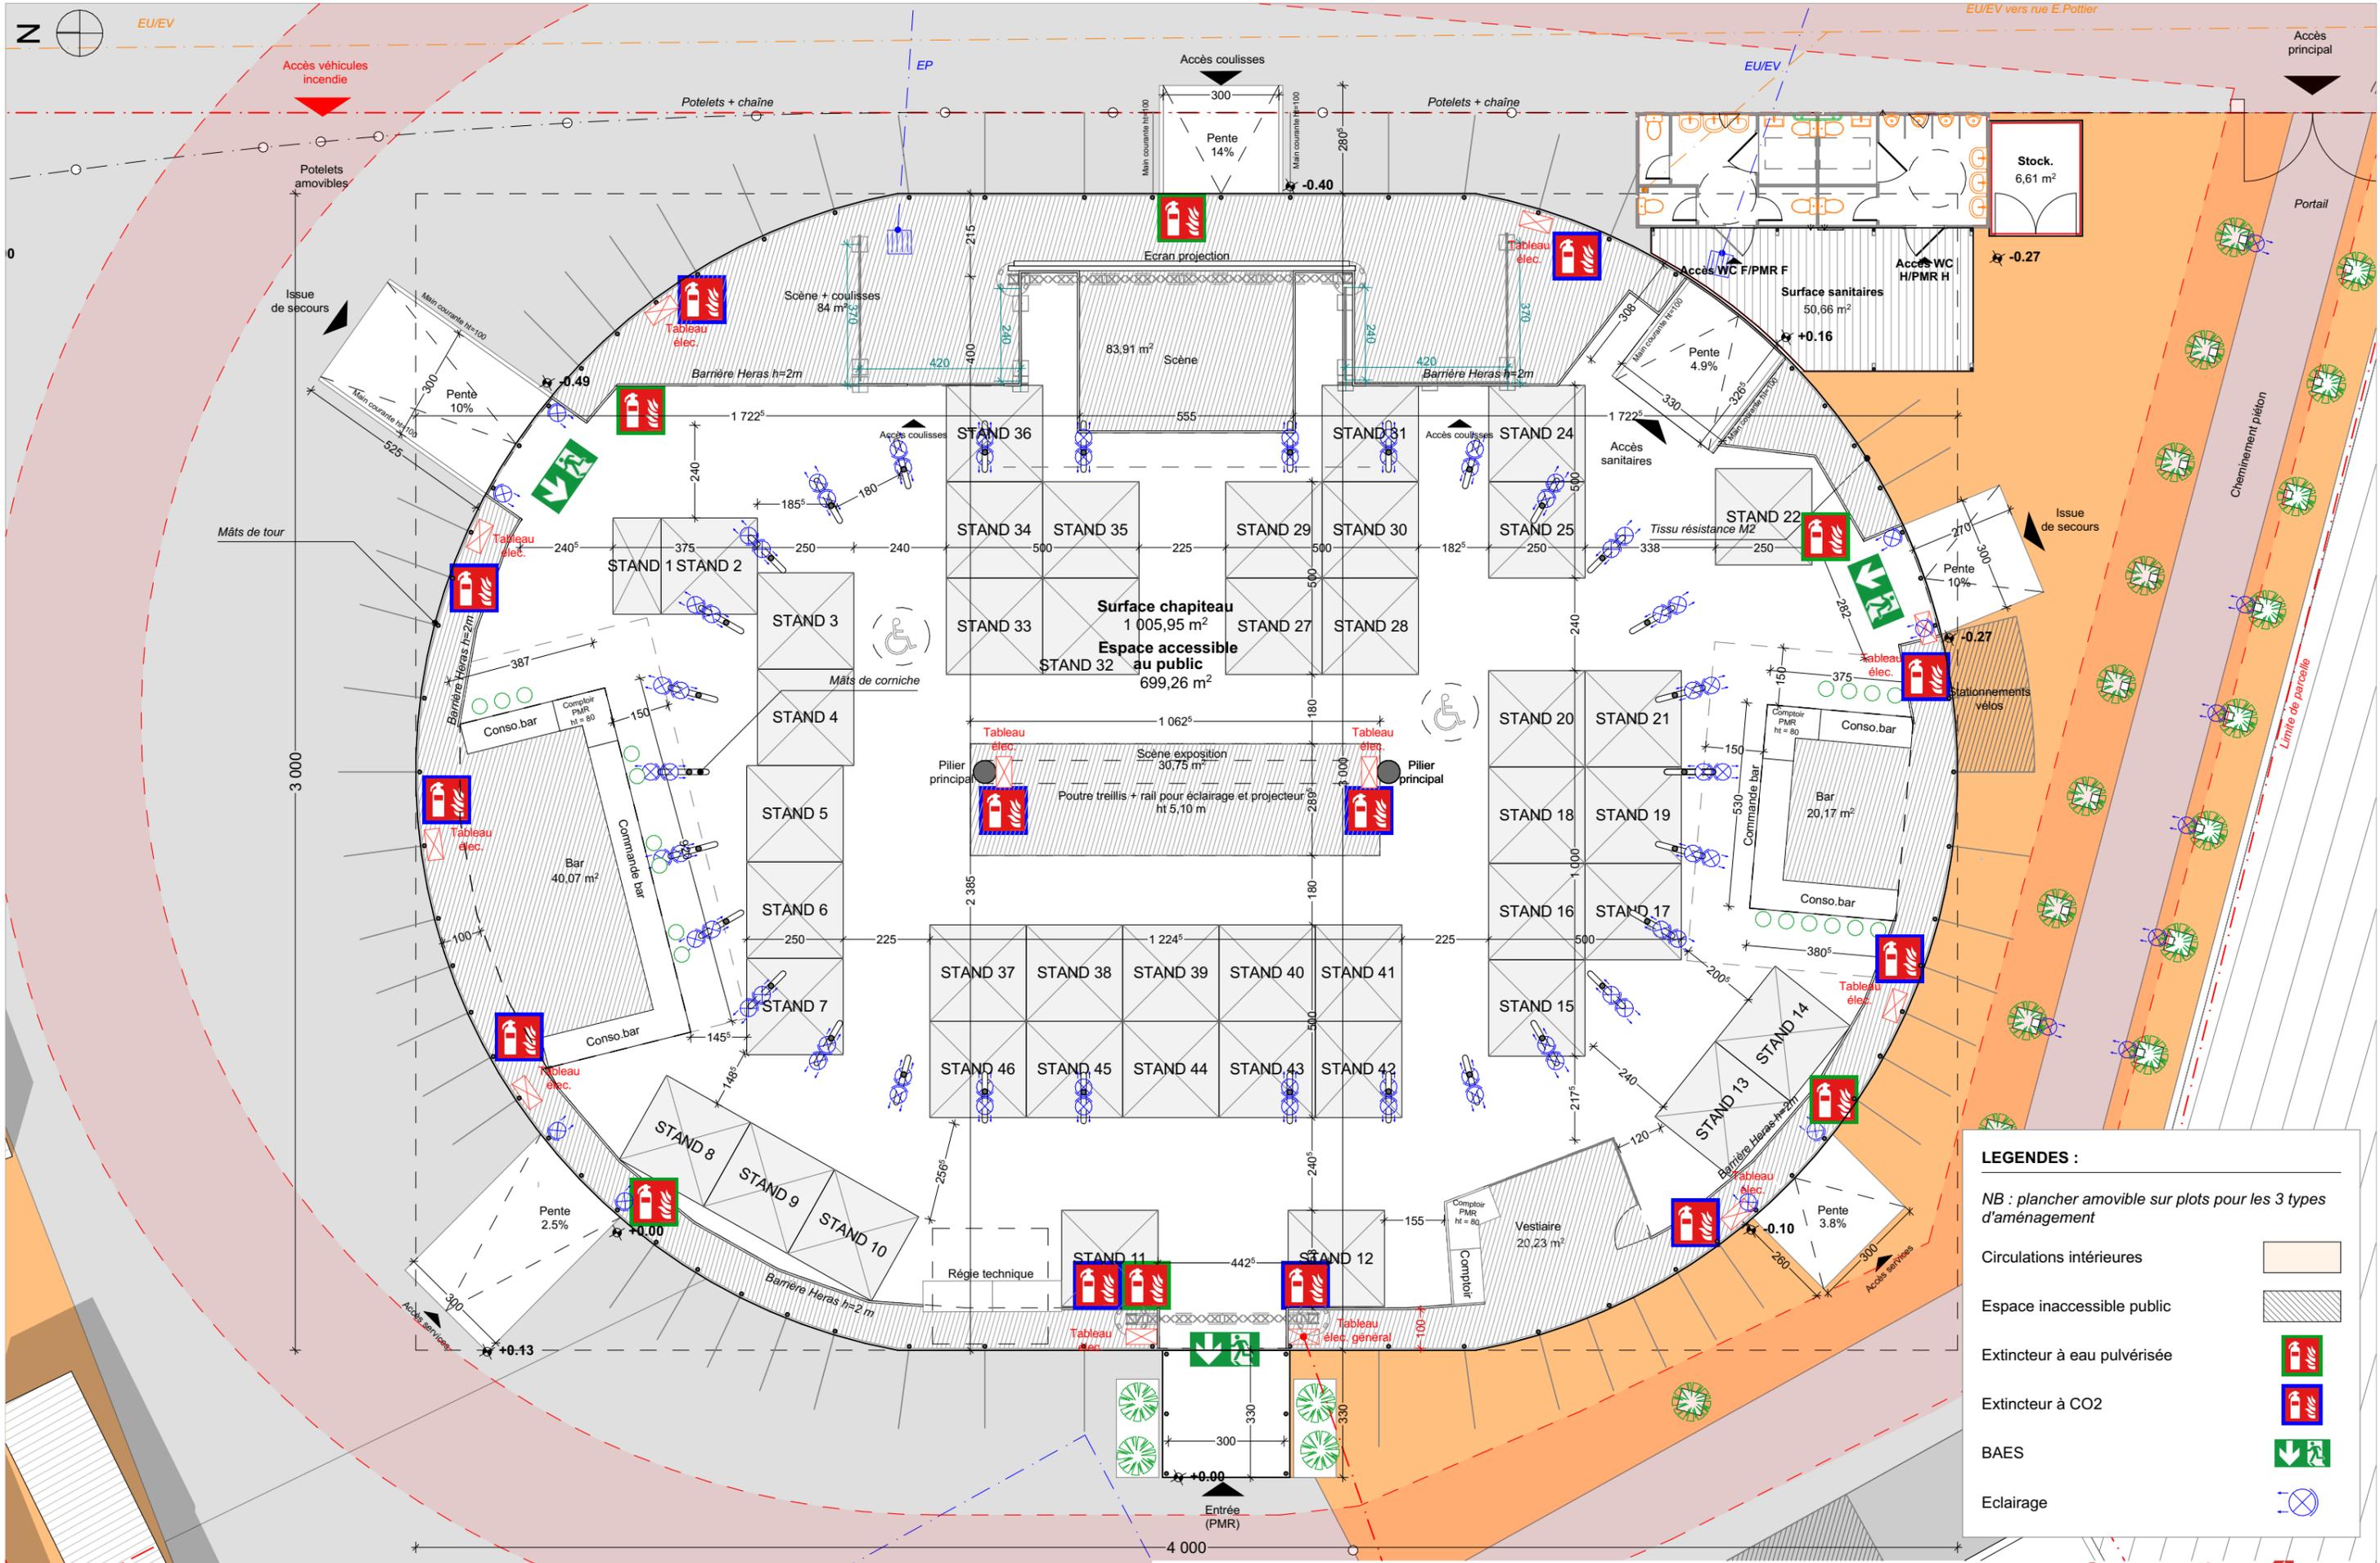

LEGENDES :

NB : plancher amovible sur plots pour les 3 types d'aménagement

- Circulations intérieures
- Espace inaccessible public
- Extincteur à eau pulvérisée
- Extincteur à CO2
- BAES
- Eclairage

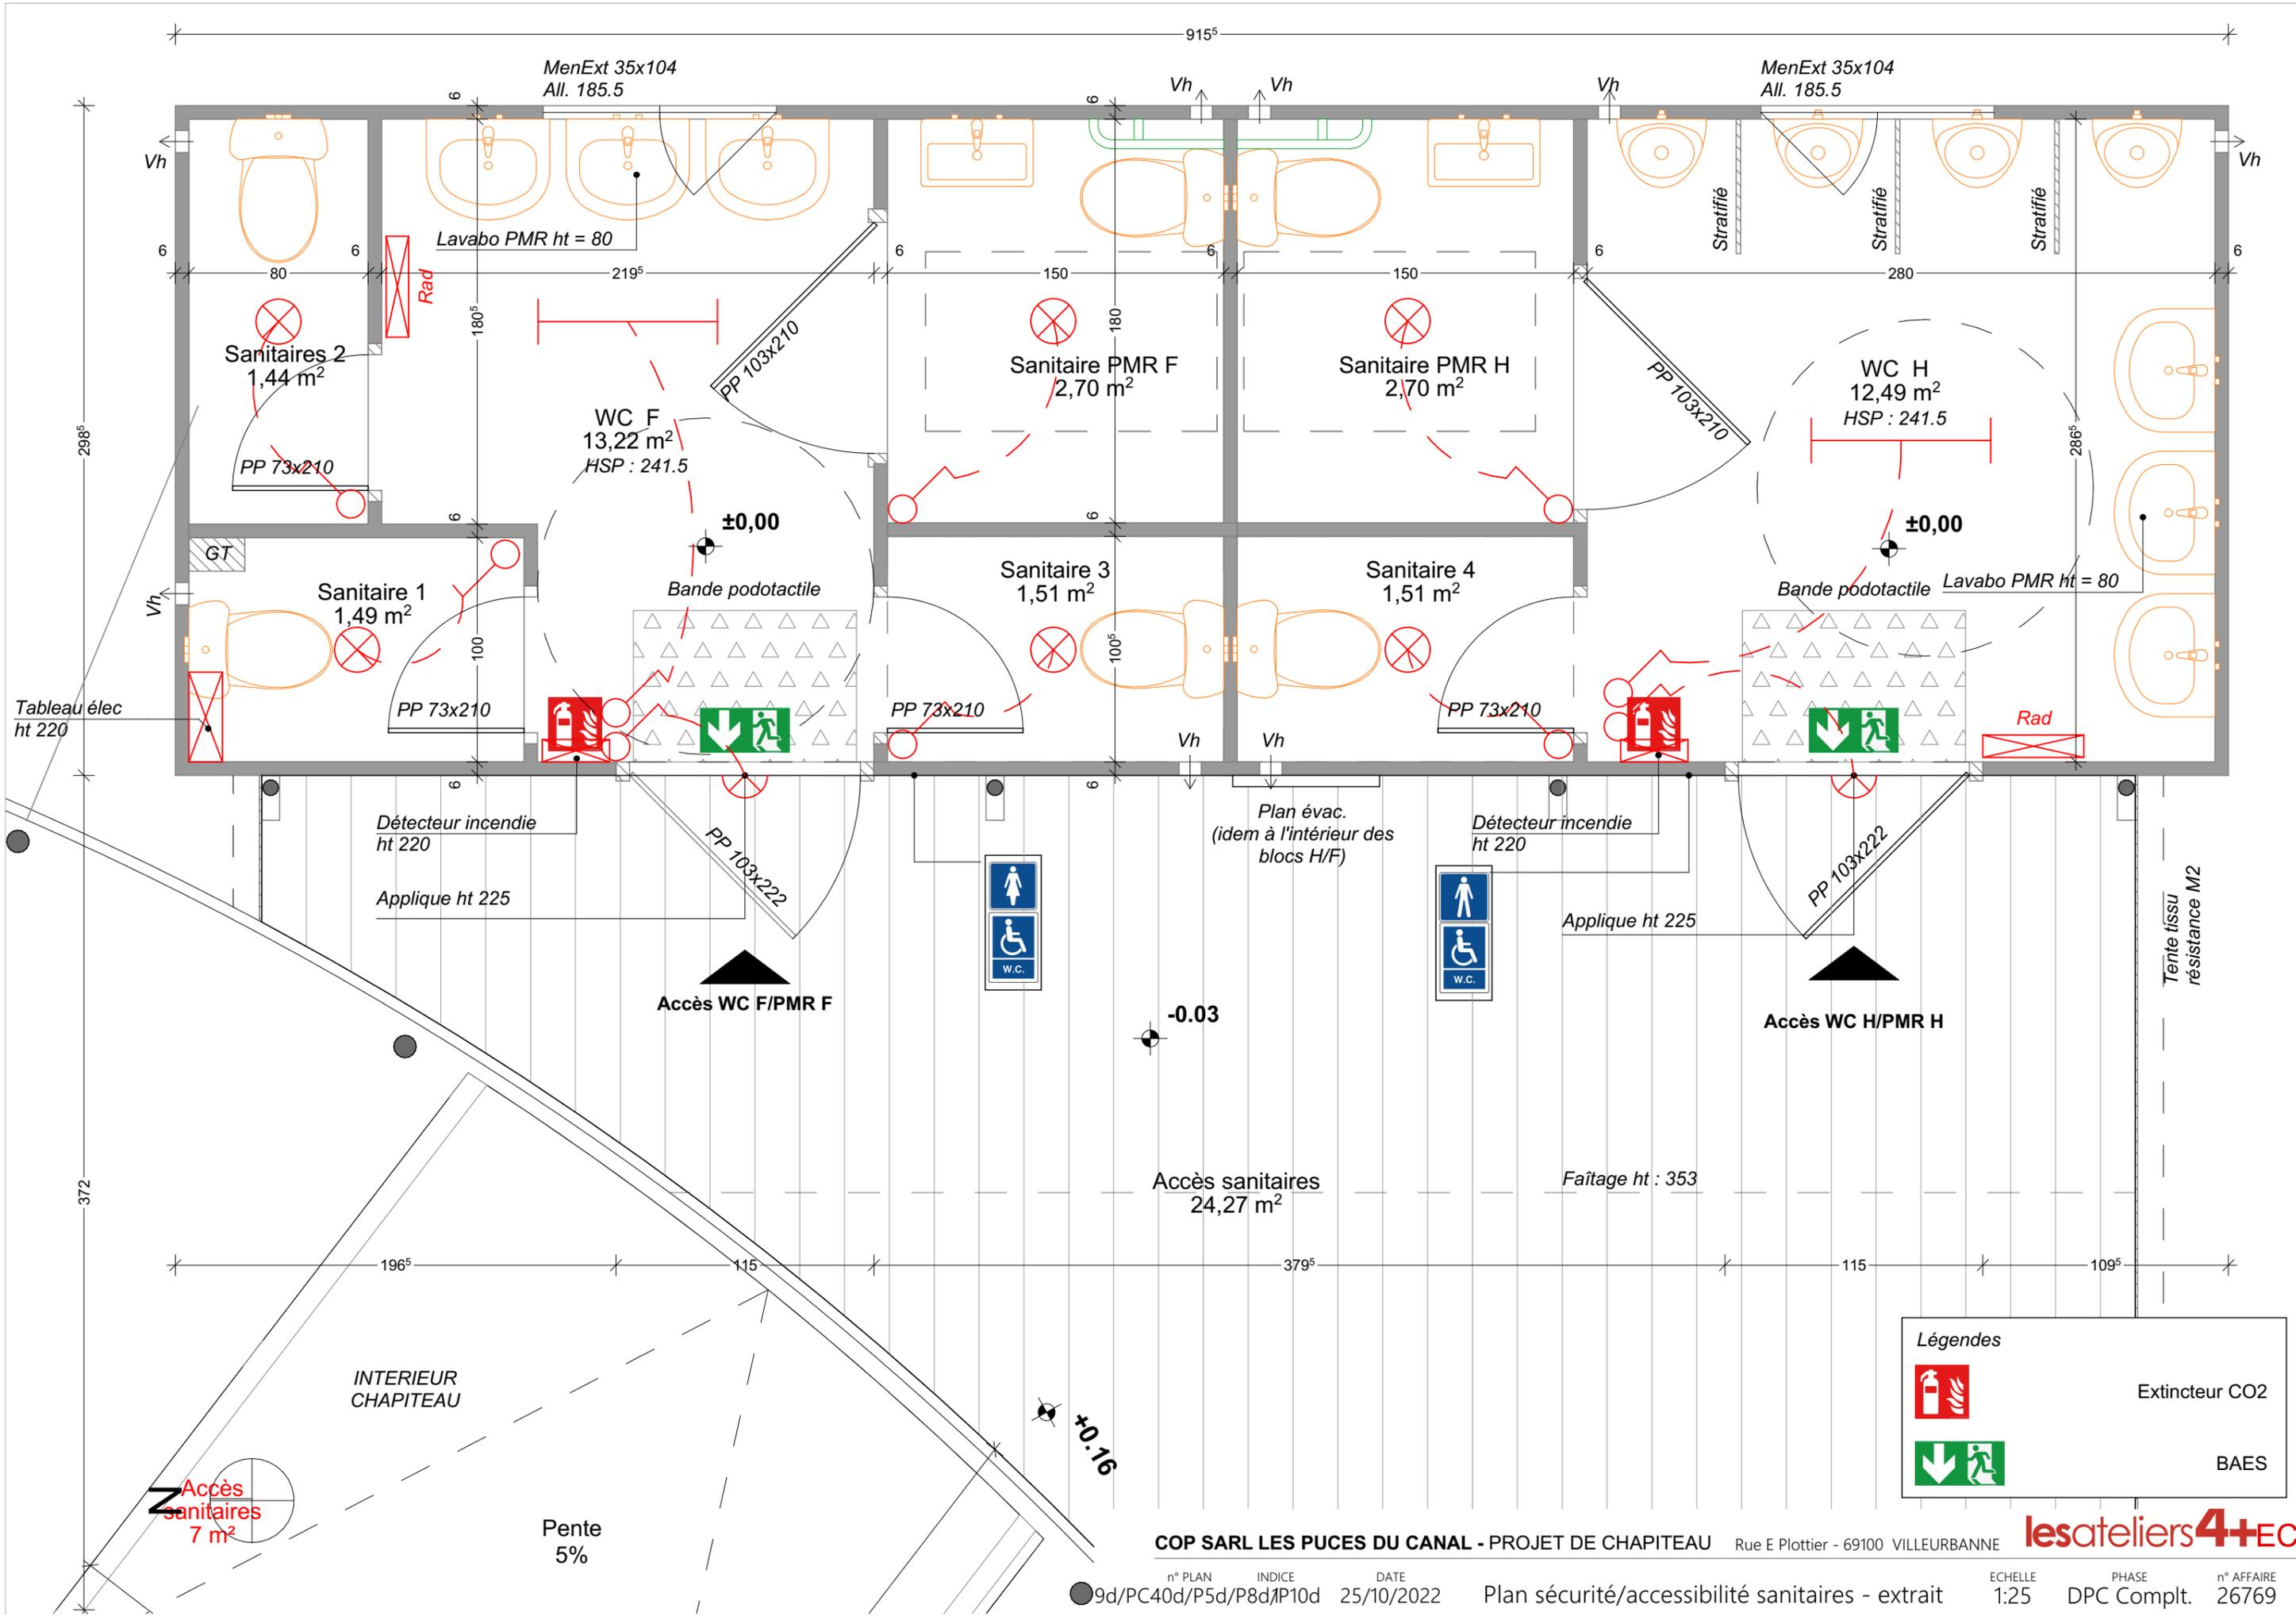


Tableau élec
ht 220

372

INTERIEUR
CHAPITEAU

Accès
sanitaires
7 m²

Pente
5%

COP SARL LES PUCES DU CANAL - PROJET DE CHAPITEAU

Rue E Plottier - 69100 VILLEURBANNE

lesateliers4+EC

n° PLAN 9d/PC40d/P5d/P8d/P10d
INDICE
DATE 25/10/2022

Plan sécurité/accessibilité sanitaires - extrait

ECHELLE 1:25
PHASE DPC Compl.
n° AFFAIRE 26769

Légendes

- Extincteur CO2
- BAES